




所在地: 山形市東区 17日 20-3, 21-4, 21-72, 21-90, 21-16

案内図

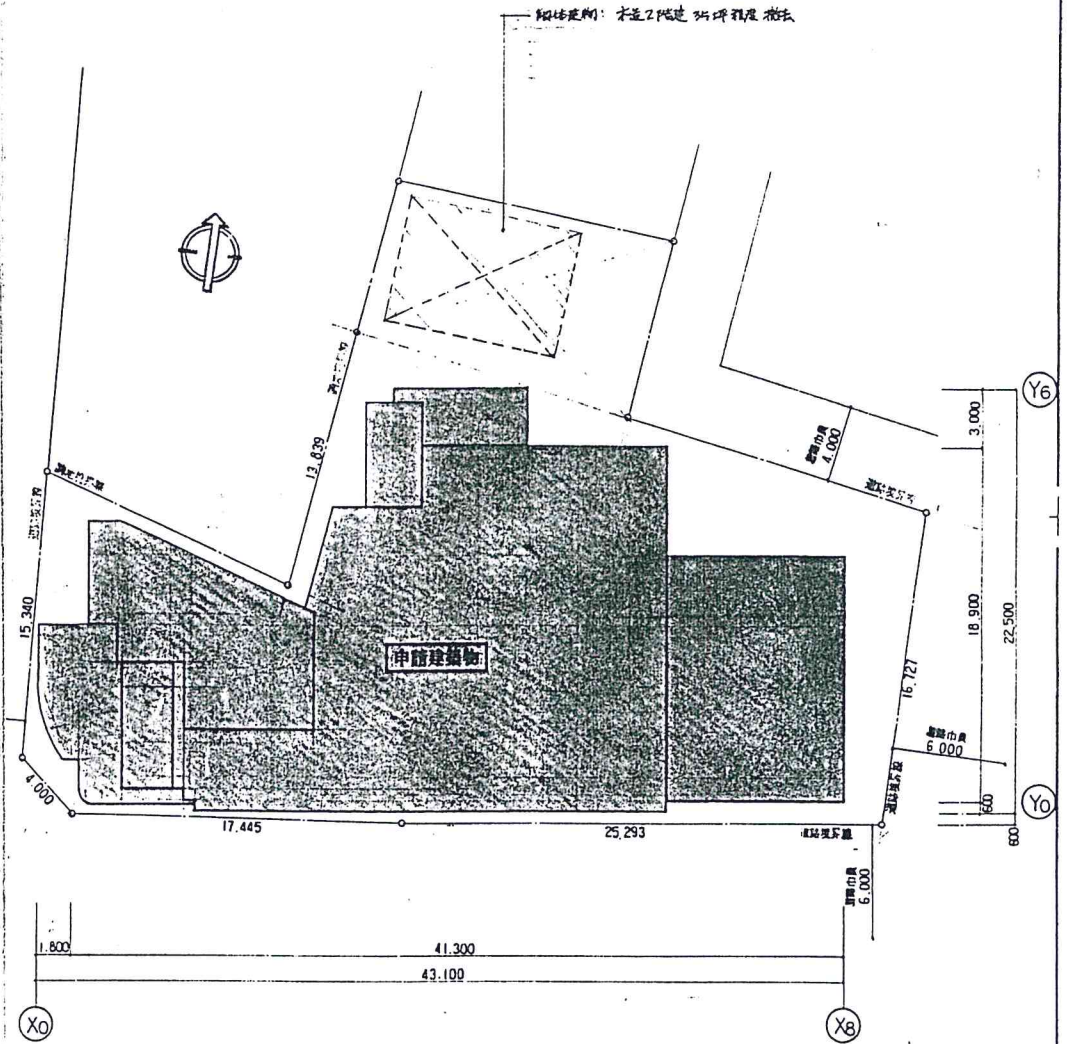

配置図


1:200

工
事
名

学校法人 西野学園
函館臨床福祉専門学校新築工事

山本建築設計事務所
一級建築士事務所(行)1193号

図 名	案内図・配置図	日 付	8.3.	管 理 者	山形建設士会 山本 真一郎	図 号	④ S.E.M	図 番	6
尺 寸	1:200	配 分	6	分	57	番	155		

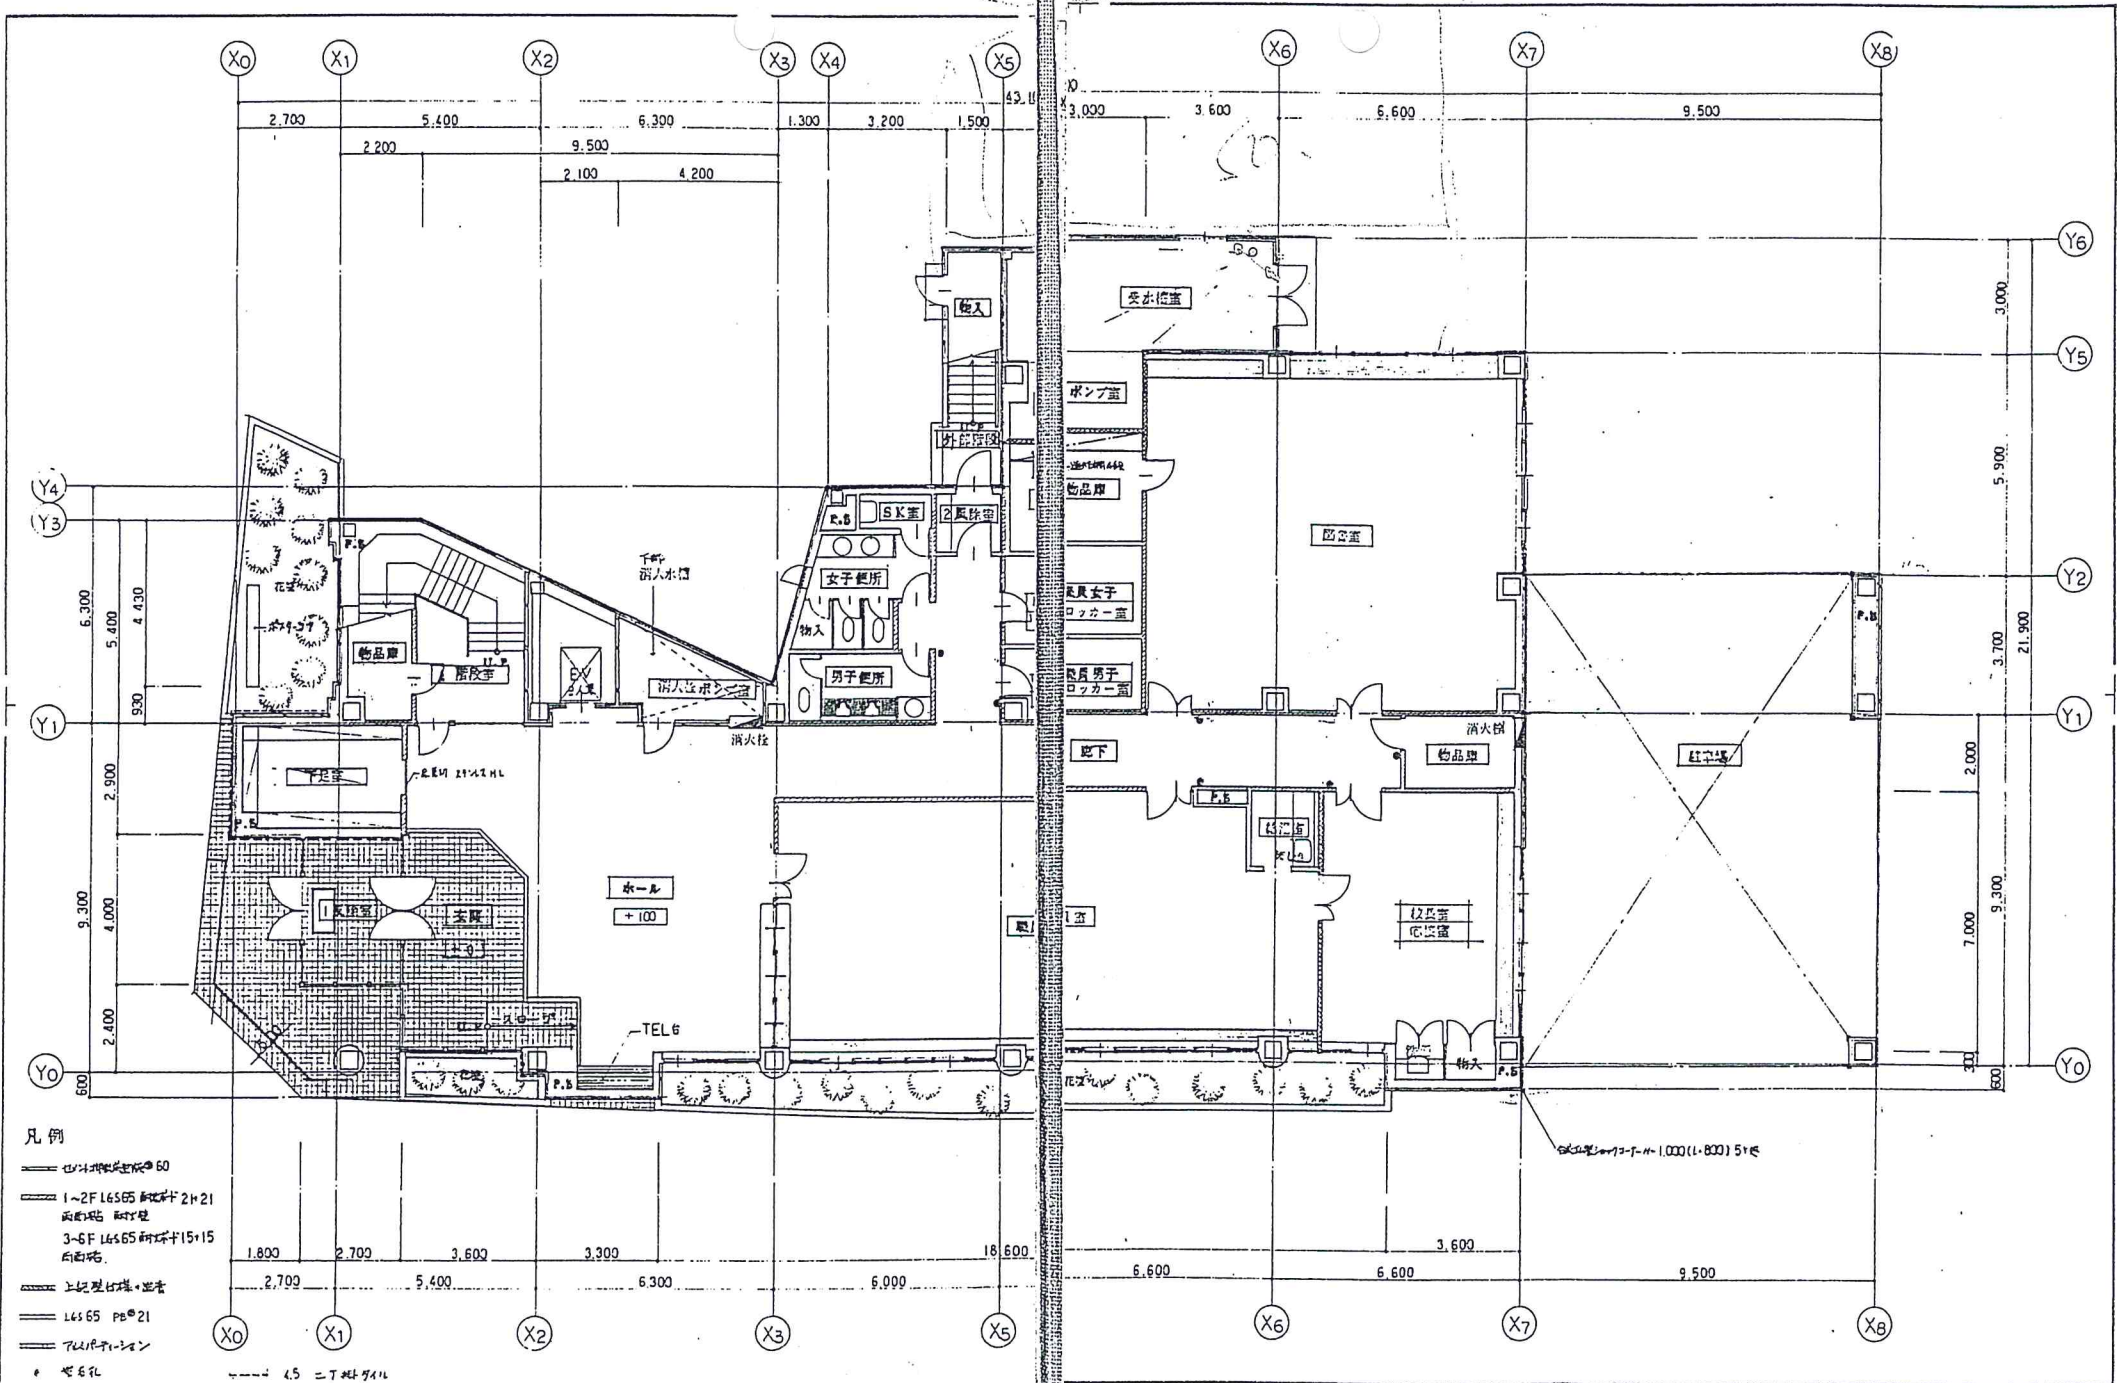

凡例

- 天井埋込照明φ60
- 1~2F 16655 鋼材 2H21
- 3~5F 16655 鋼材 15H15
- 上処理付機・出音
- 16655 PEφ21
- 764P-1-12
- 電気孔

1.800 2.700 3.600 3.300 18.600

2.700 5.400 6.300 6.000

X0 X1 X2 X3 X5

6.600 3.600 9.500

6.600 6.600 9.500

X6 X7 X8


学校法人 西野学園
 国館臨床福祉専門学校新築工事

山本建築設計事務所
 一級建築士事務所(第11183号)

図名 1 階平面図
 縮尺 1:100

日付 8.3.
 校名


設計者 山本 啓一
 監理者 山本 啓一
 図番 10/57
 頁番 10/155

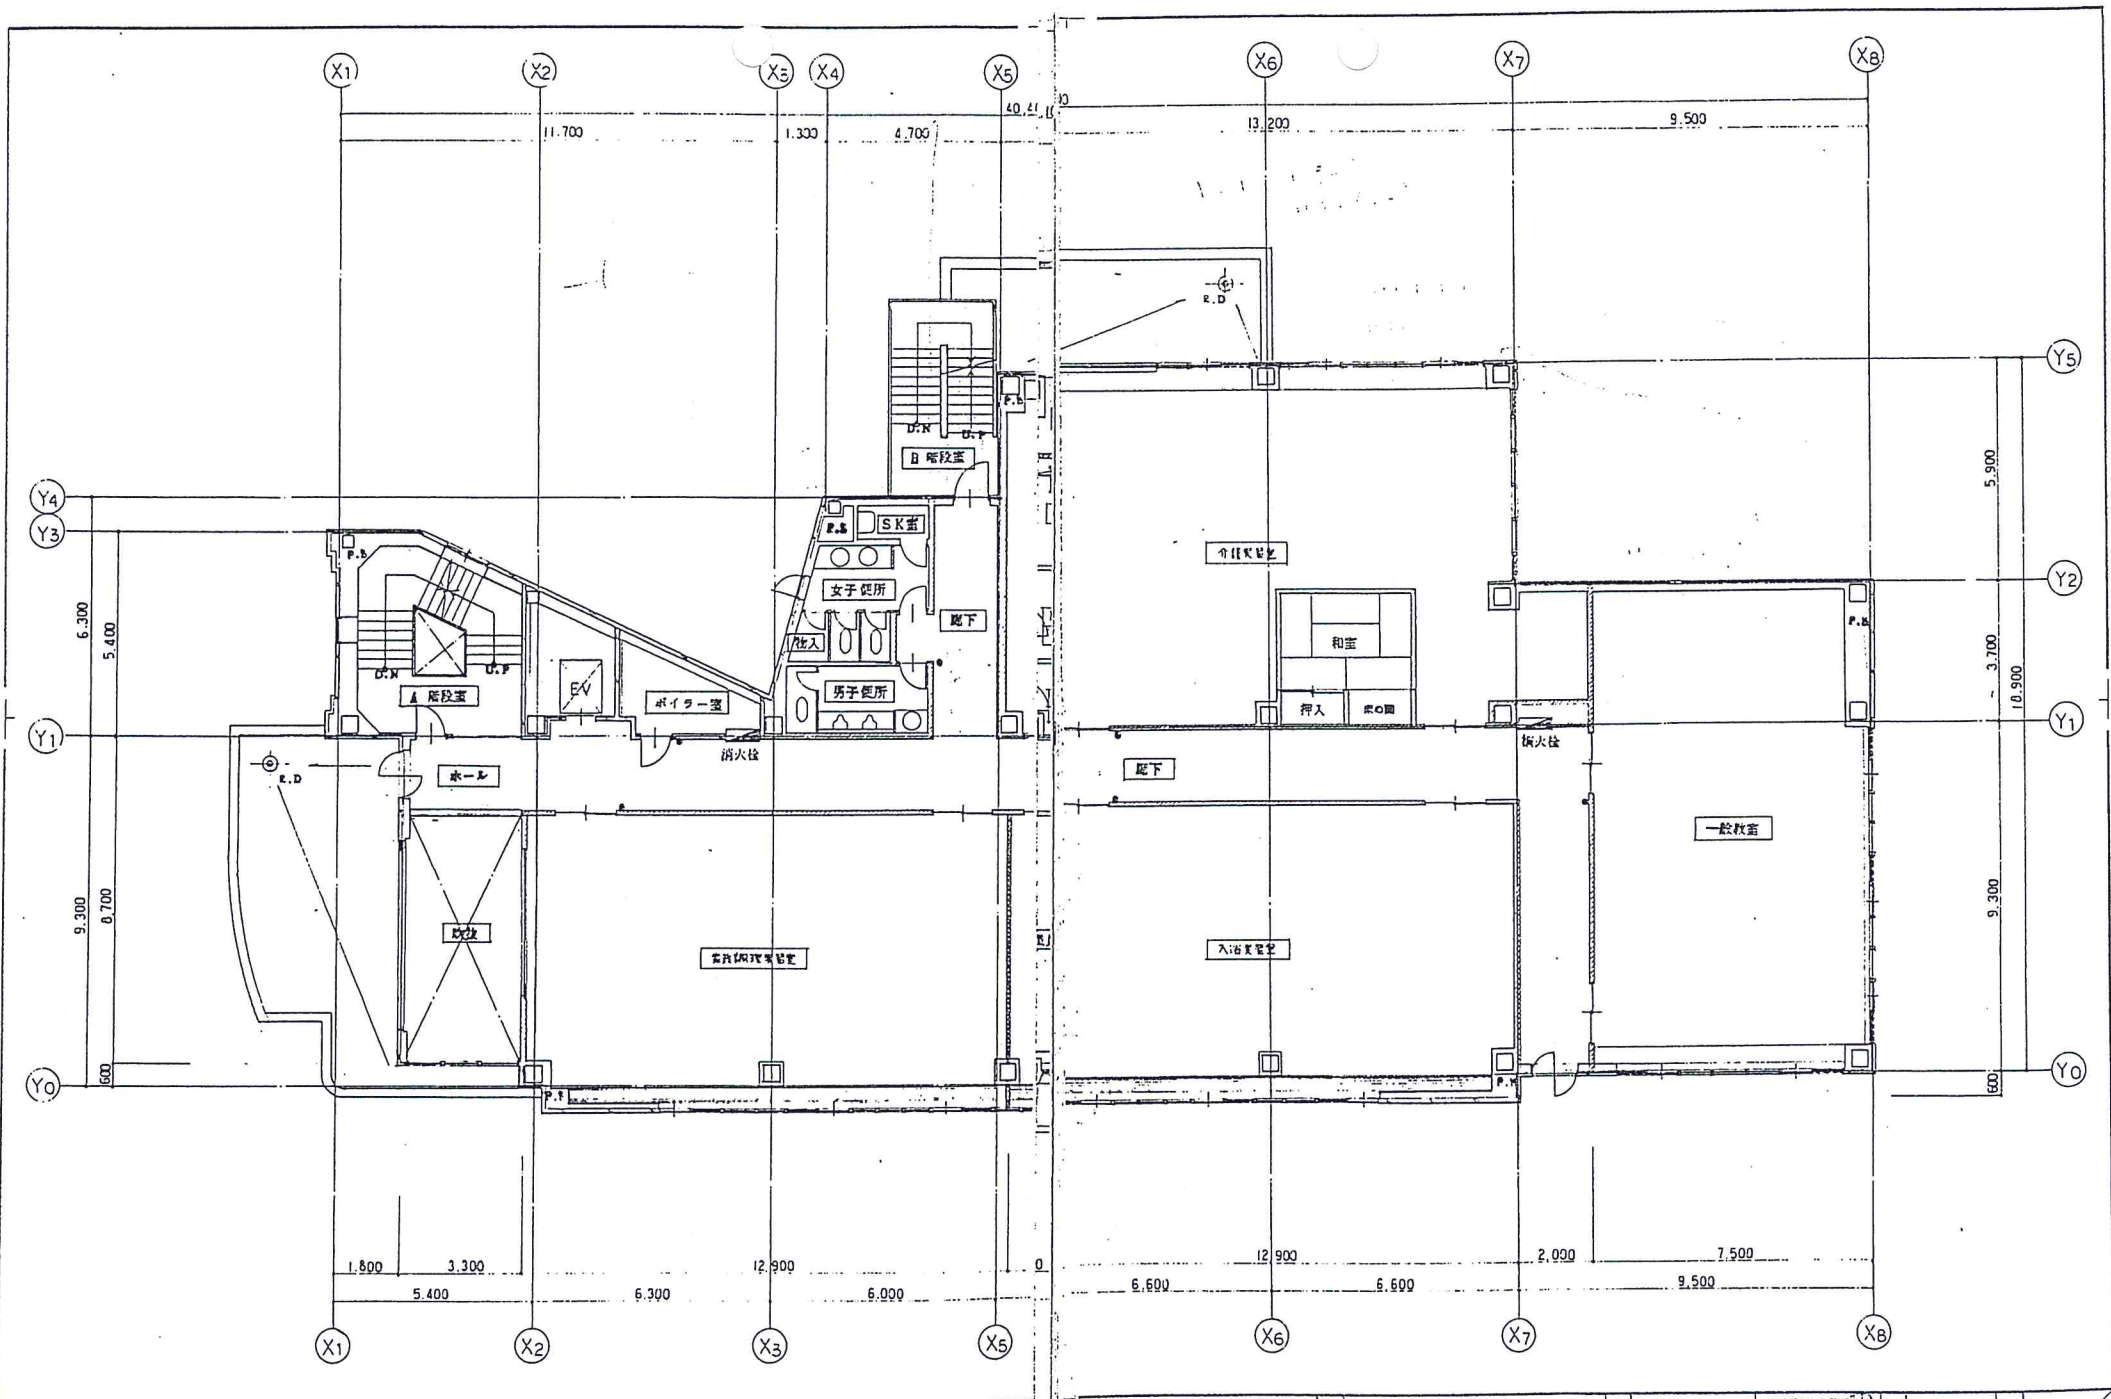

学校法人 国野学園
 函館臨床福祉専門学校新築工事

山本建築設計事務所
 一級建築士事務所 11G11193号

図名	2階平面図		日付	8.3.	管理建築士 1級建築士 山本 茂 郎	図	11
縮尺	1:100		校印		分	57	155

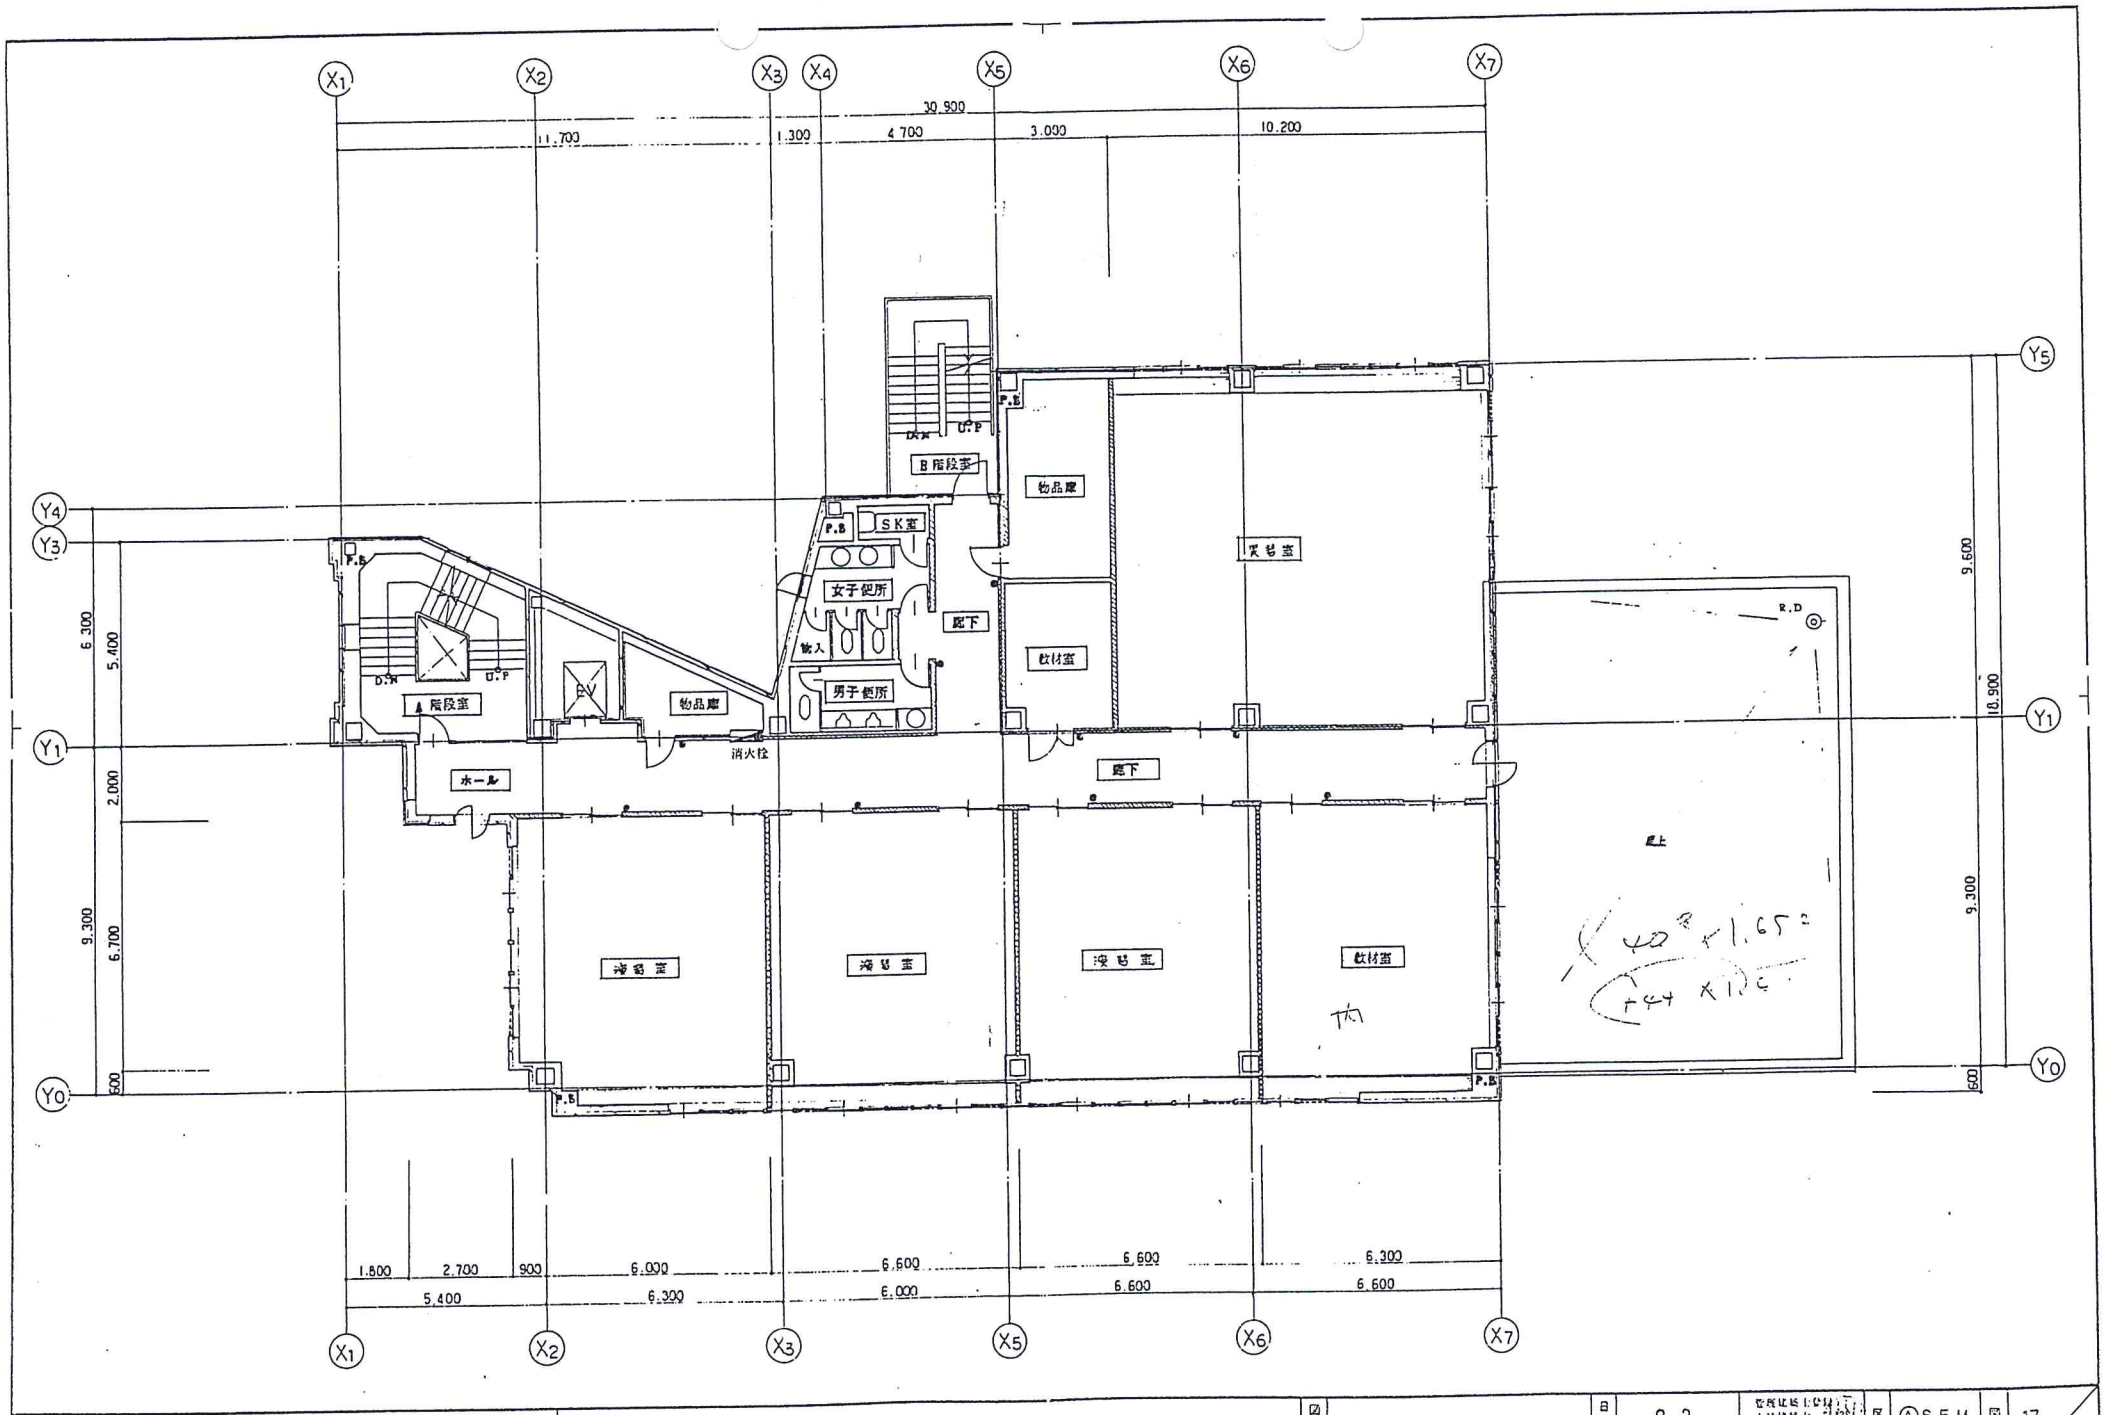

工
程
名
称
学校法人 西野学園
図書館床福祉専門学校新築工事


山本建築設計事務所
〒114-8501 東京都荒川区西日暮里1-1-1

図
名
4 階平面図


日
付
8. 3.

設計
監
製
山本建築設計事務所

区	分	頁	番
① S.E.M	13	57	155

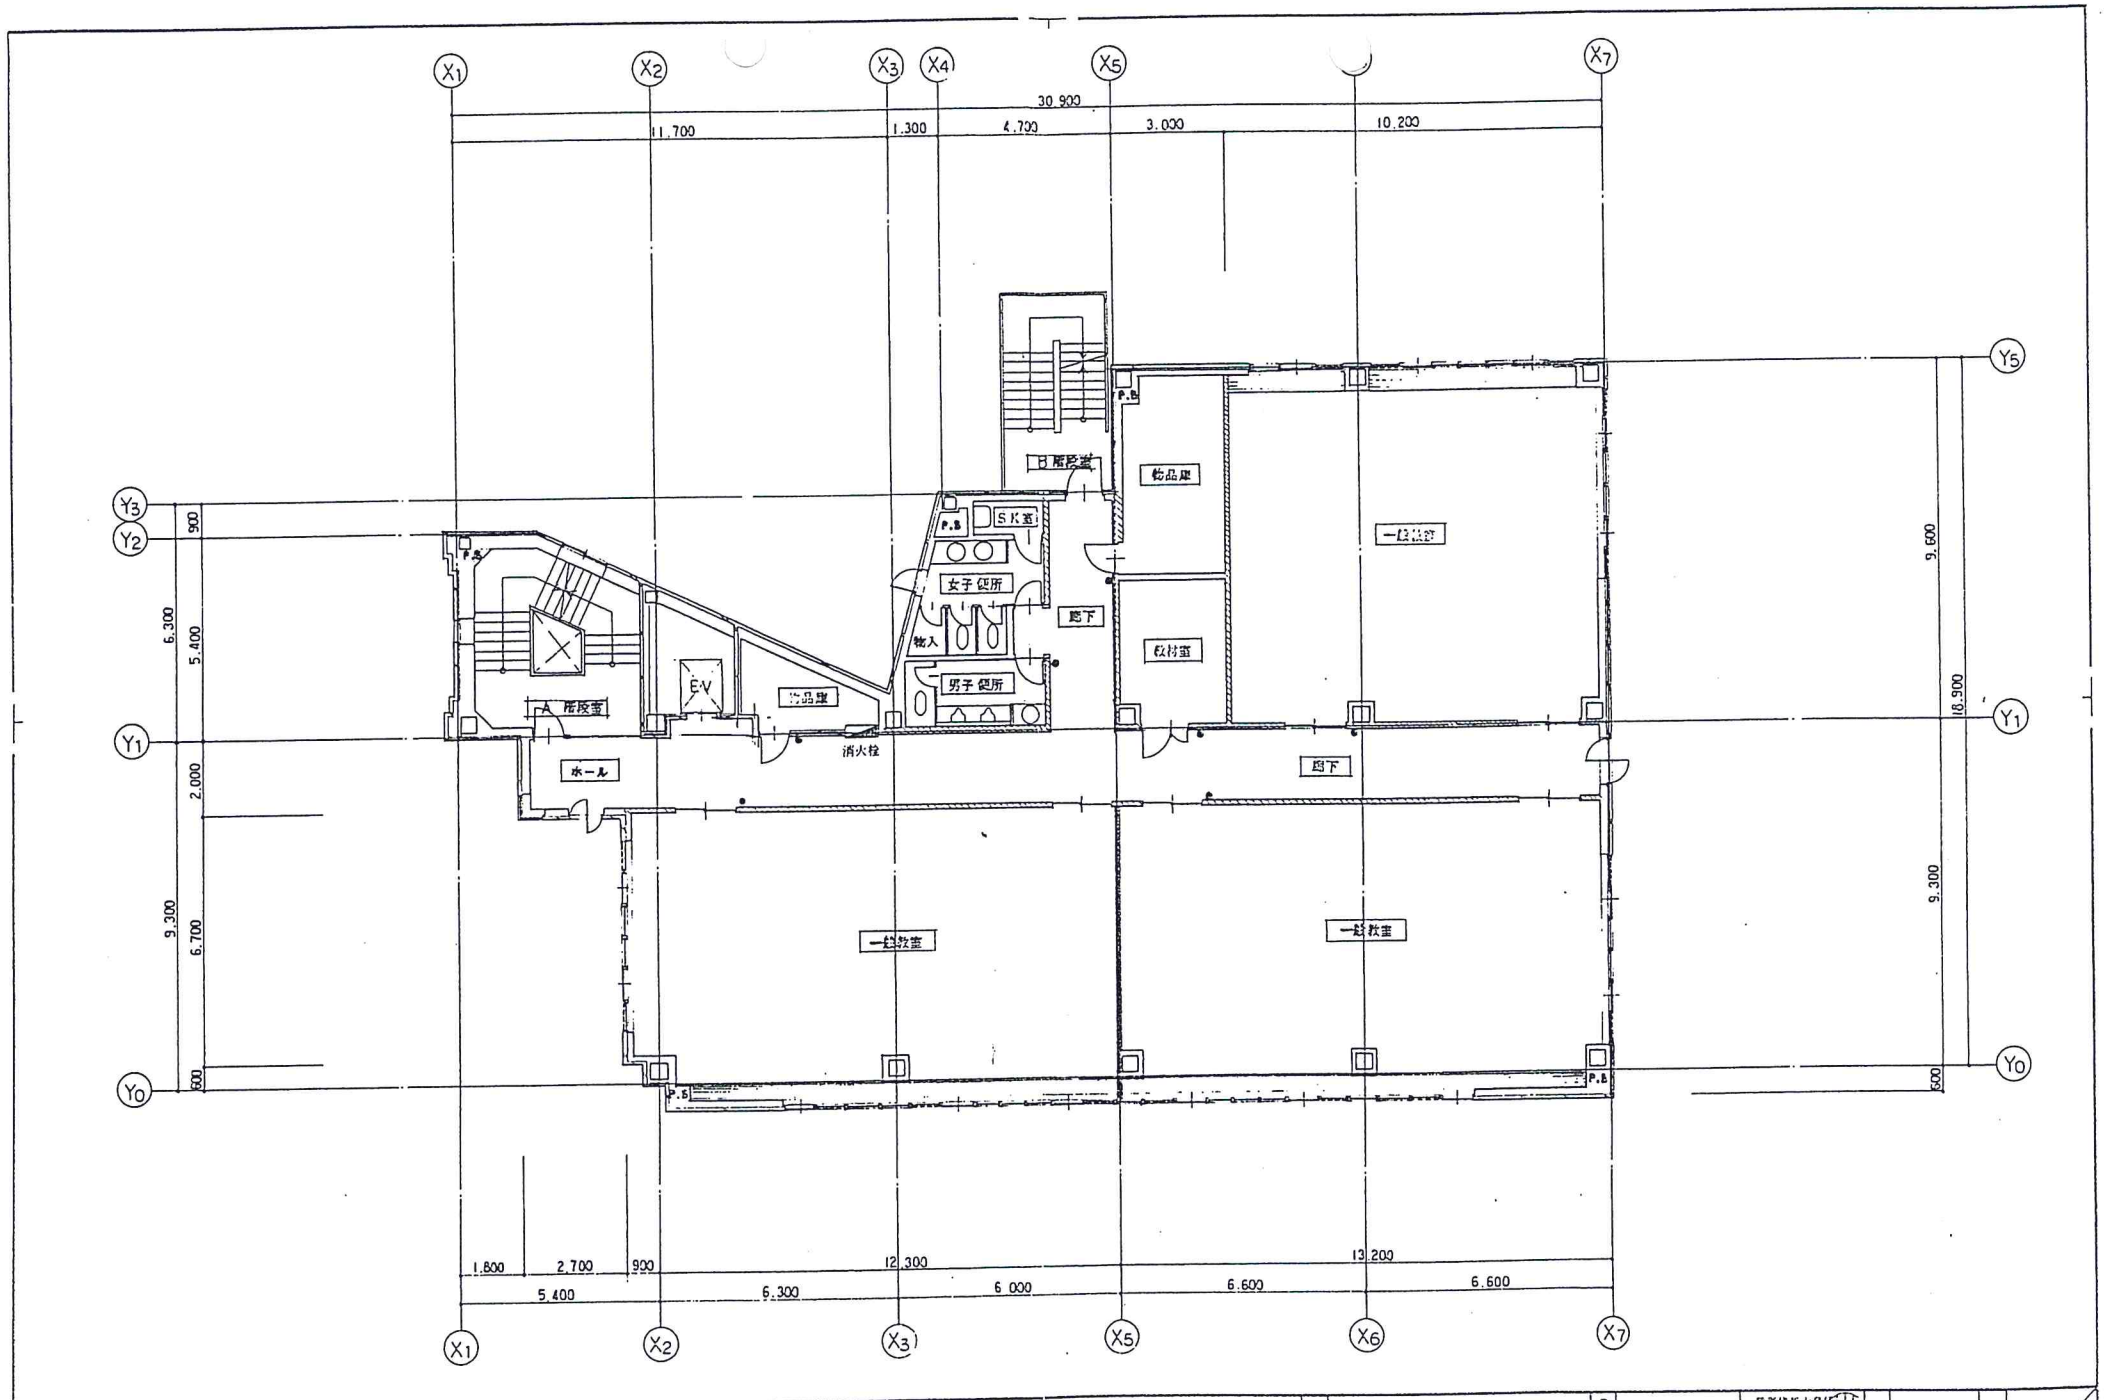

学校法人 西野学園 函館学院福祉専門学校新築工事	山本建築設計事務所 <small>〒040-0202 函館市南町1-1-1</small>	図名 5階平面図	日付 8.3.	設計者 山本建築設計事務所	監理者 山本建築設計事務所	区 A S.E.M	図 14
		縮尺 1:100	枚数 14	分 57	番 155		

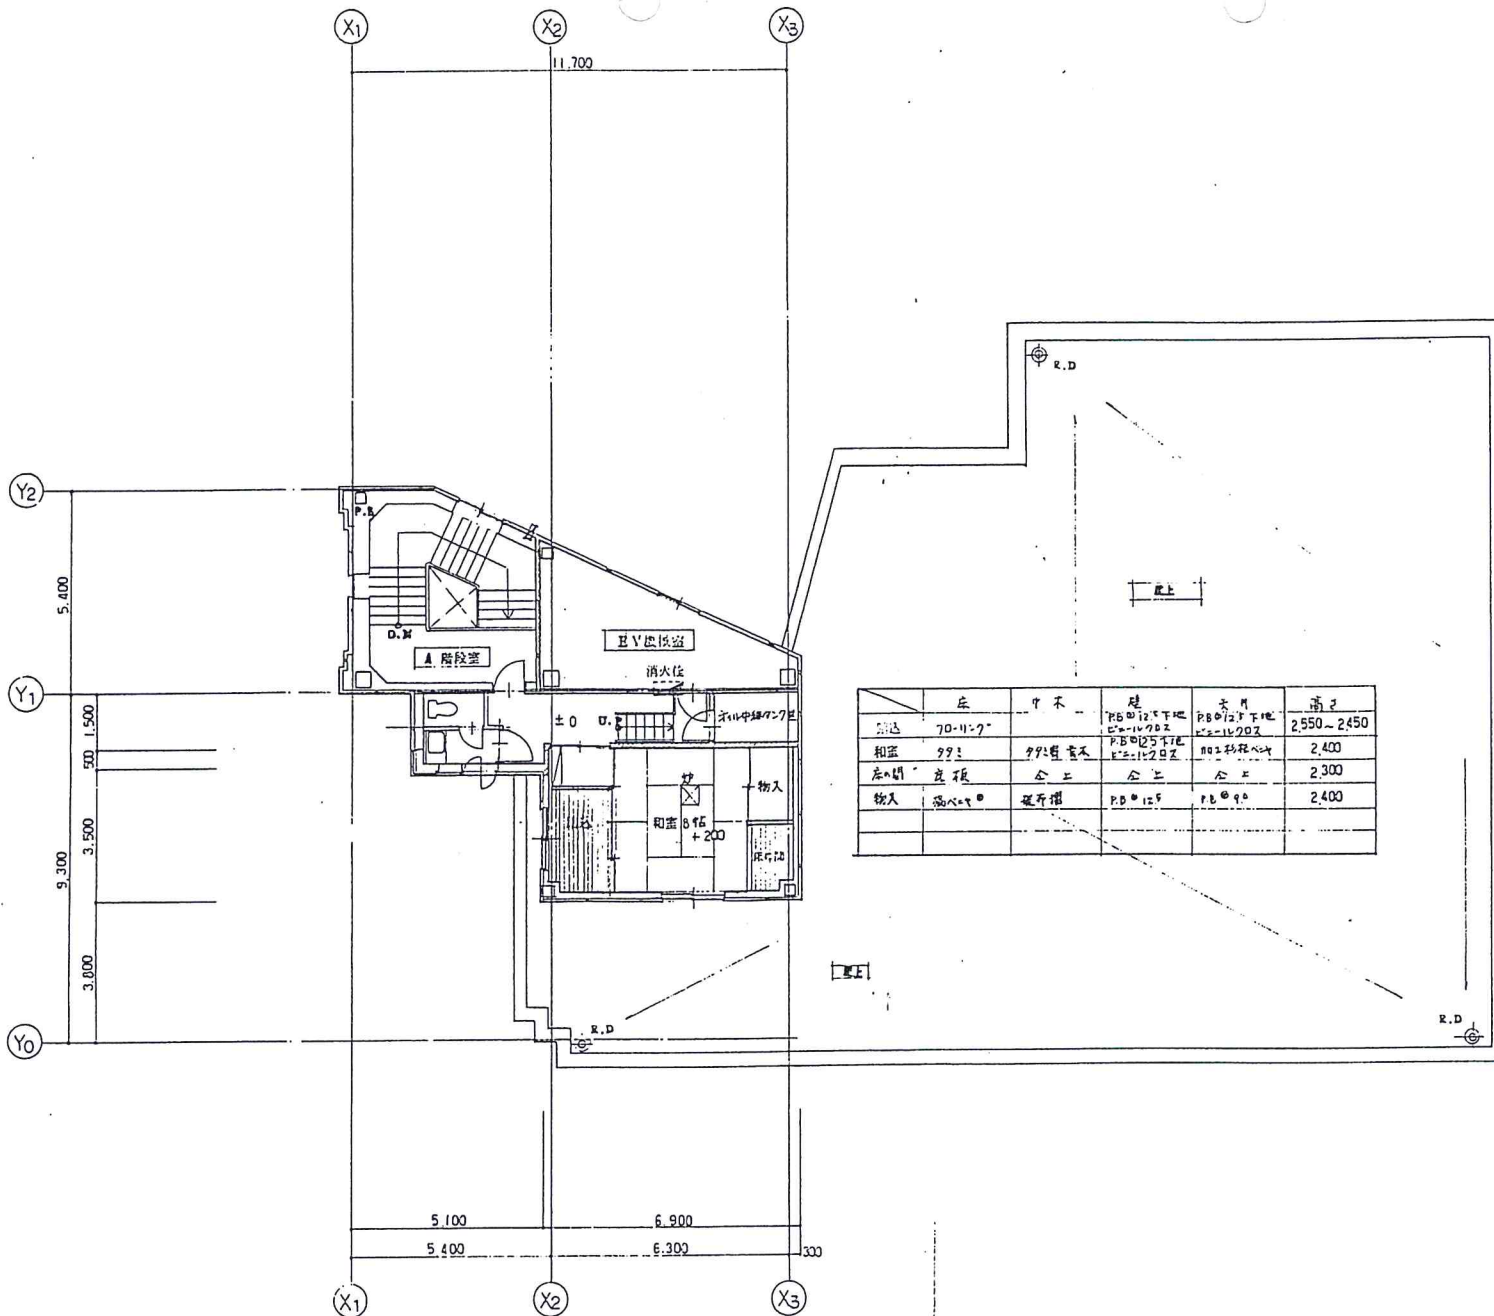

	広	巾	壁	天井	高さ
廊下	70-11-2		P.B. 0.12 下地 E=1470Z	P.B. 0.12 下地 E=1470Z	2,550-2,450
和室	99:	99: 畳	P.B. 0.12 下地 E=1470Z	和室 杉板床	2,400
応接室	畳	畳	畳	畳	2,300
物入	畳	畳	P.B. 0.12 F	P.B. 0.12	2,400


女子トイレ

和風便器 C750VF 新設
 間仕切り壁 PB21X2 カラースレート t=3.0
 床 壁 天井 補修EP
 照明器具、換気扇、ヒーター新設
 プース改修新設

更衣室SK

更衣室SK新設
 和風便器 C750VF 新設
 ドア 換気扇に取り替え

改修

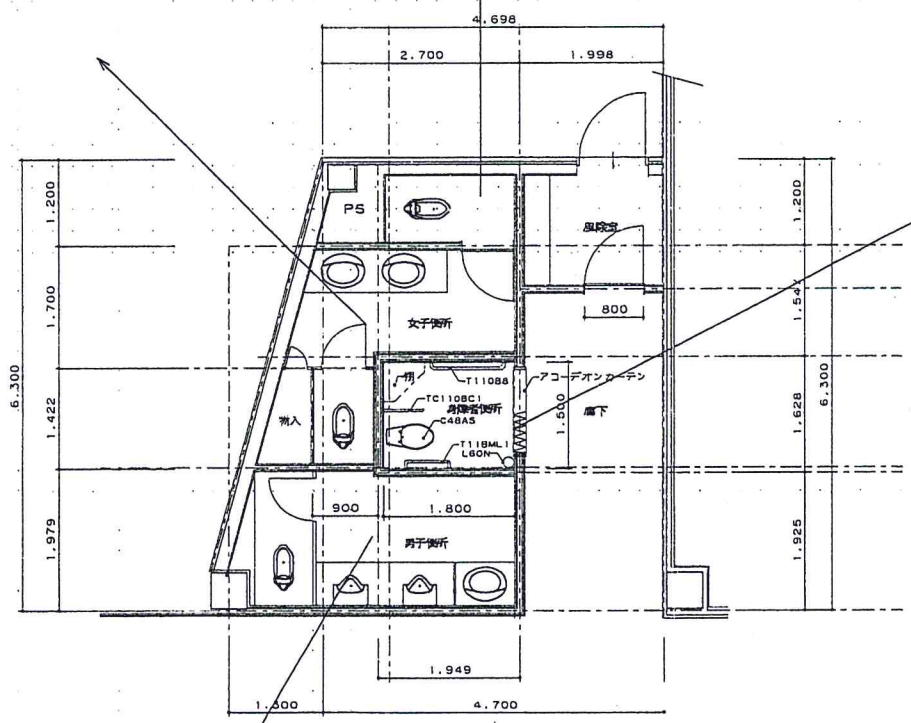

男子トイレ

間仕切り壁 PB21X2 カラースレート t=3.0
 床 壁 天井 補修EP

身障者トイレ

間仕切り壁 LGS65, PB21X2両面 カラースレート T=3 防木ノフト H=60
 床 長尺埋込シート t=2.0
 天井 ジェット噴霧 EP
 換気扇 1カ所 照明器具20W 1カ所 カミミ 1
 入口 アコーデオンカーテン H=2.00QW=1.100 枠木 OP
 目次検知器 1カ所 設置 壁コンセントは器具に含むもの新設
 電気ヒーター新設

身障者トイレ器具表

品番	品名	個数
C48AS	便器	1
TV740BR	湯出温度水リモコンフラッシュ弁	1
TU141Q	レバー式洗浄弁	1
TS40L	洗浄管	1
TS2S32R	スパッド	1
TC271N	便座 (ヒーター付き)	1
TS3DSAY	キャップ付きAYボルト	1
TS3WR75	床フランジ	1
TS116RAY	AYボルト付き紙巻器	1
N60N	手洗器	1
TL60NP	排水金具	1
TA2SAY	キャップ付きAYボルト	2
T123BQ13	レバー式温水栓	1
Y9912S	ペーパータオルホルダー	1
T110BML1	手すり	1
T110BC1	手すり	1
T110BMB	手すり	1